


PLANTA DE COBERTURA

ESC 1:100

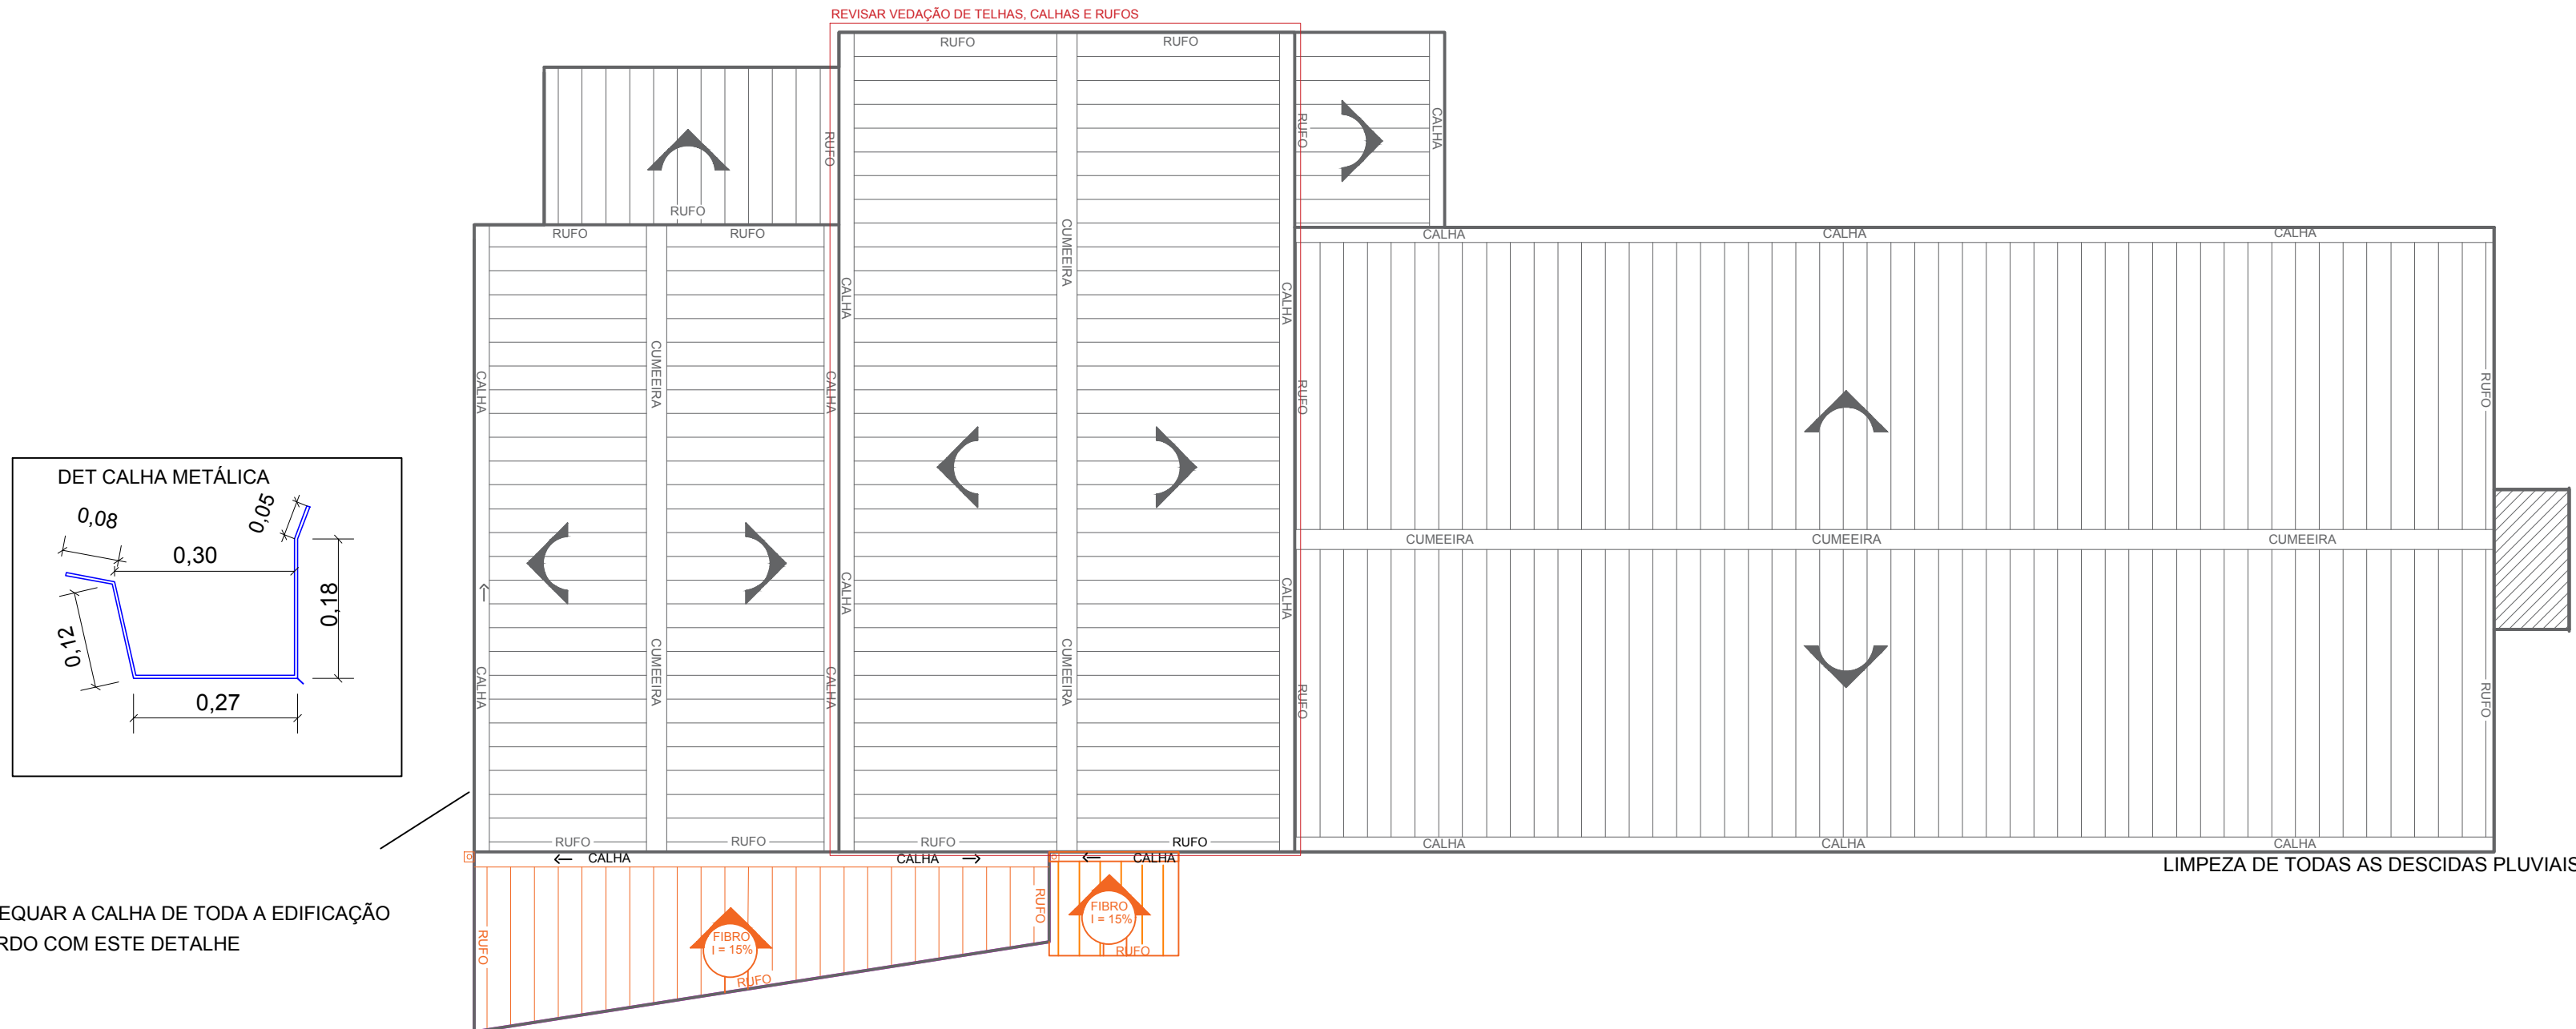

RUA JULIO DVORANEN

PLANTA PAVTO. TÉRREO

SCALA 1:75



PLANPROENGENHARIA@GMAIL.COM
TEL: (43) 3354-5376/ 99916-2038
LONDRINA/PR

PROJETO PLUVIAL

01/01

CÂMARA MUNICIPAL DE SARANDI

REV 00

AV. MARINGÁ, 660
SARANDI - PR

1/75

REFORMA INTERNA DA CÂMARA MUNICIPAL

626,17 M²

PLANTA BAIXA DE LOCAÇÃO DOS PONTOS
PLANTA COBERTURA

KARLA TEODORO

AGOSTO /2018

OBSERVAÇÕES GERAIS:

- OBRIGATORIA A CONSULTA PRÉVIA COM OS ARQUITETOS ANTES DE QUALQUER ALTERAÇÃO NO PROJETO.
- DIVERGÊNCIA ENTRE A COTA E O RESPECTIVO DESENHO, PREVALECE O VALOR DA COTA.
- DEMAIS DÚVIDAS OU INFORMAÇÕES CONSULTAR OS ARQUITETOS E ENGENHEIROS.
- DIREITOS AUTORAIS RESERVADOS - Lei nº. 9.610, de 19 de fevereiro de 1998.

KARLA TEODORO
Engenheira CML
Crea PR-138.652/D

Assinatura de Responsável

Assinatura de Responsável